

 

 

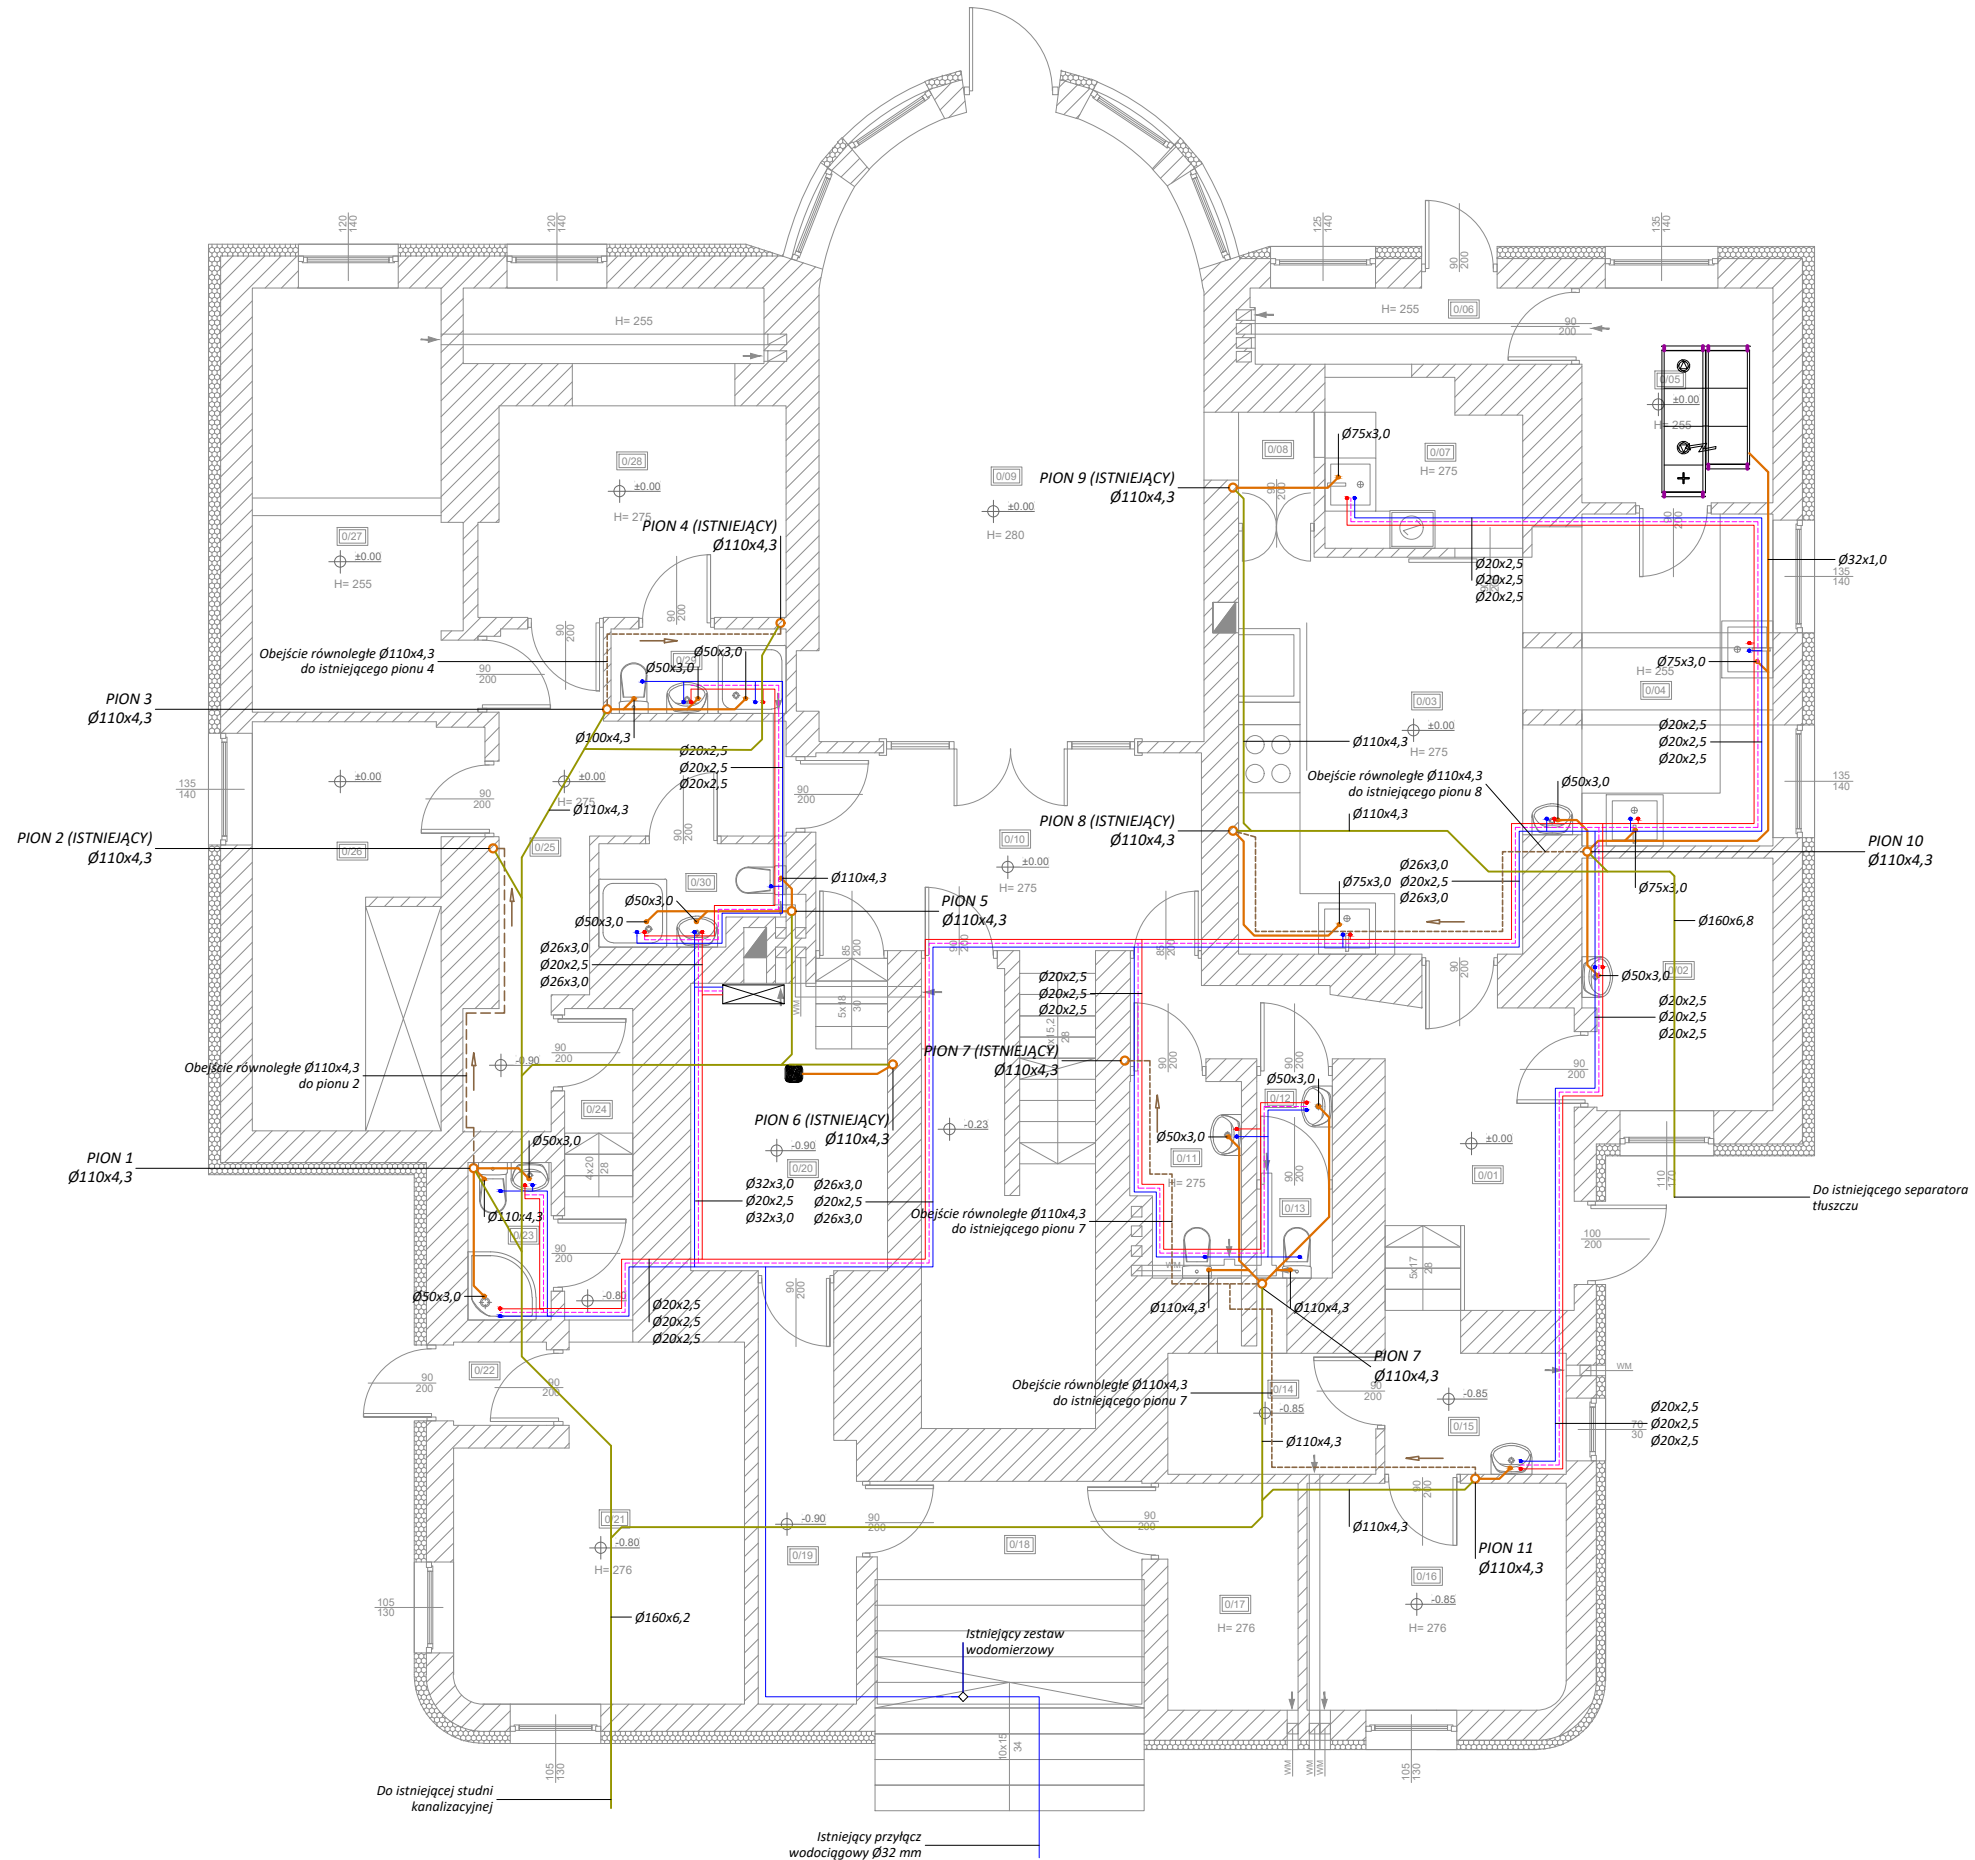


LEGENDA GRAFICZNA

| | |
|---|--|
|  | Przewód wody ciepłej |
|  | Przewód wody zimnej |
|  | Przewód wody cyrkulacyjnej |
|  | Przewód kanalizacji sanitarnej |
|  | Przewód kanalizacji sanitarnej prowadzony pod podłogę na gruncie |
|  | Obejście równoległe prowadzone pod strypem |



Pracownia Projektowa
Słowik
34-500 Zakopane ul. Witkiewicza 18 g
tel. 608411305 www.slowik-projekt.pl

TEMAT:
**PROJEKT REMONTU KONDYGNACJI PRZYZIEMIA
W BUDYNKU "ASTORIA" W ZAKOPANEM PRZY UL.
DROGA DO BIAŁEGO NR 12**

LOKALIZACJA:
**DZ. NR EW. 274 OBR. 9
UL. DROGA DO BIAŁEGO 12
34-500 ZAKOPANE**

INWESTOR:
**MINISTERSTWO KULTURY I DZIEDZICTWA
NARODOWEGO, UL. KRAKOWSKIE PRZEDMIEŚCIE
15/17, 00-071 WARSZAWA**

STADIUM:
PROJEKT BUDOWLANY

BRANŻA:
INSTALACJE SANITARNE

RYSUNEK:
**RZUT PARTERU
INSTALACJA WODNO-KANALIZACYJNA**

PROJEKTANT:
**INŻ.
JAN JAROSZ
NR UPR. 67/2003**

PODPIS:

OPRACOWAŁ:
**MGR INŻ.
DAMIAN CZERNIK**

DATA: **08.2018** SKALA: **1:100** RYS. NR: **01**